


GXO-LOVOS

5/660-1 kabel chronić rurą
R < 10 Ω

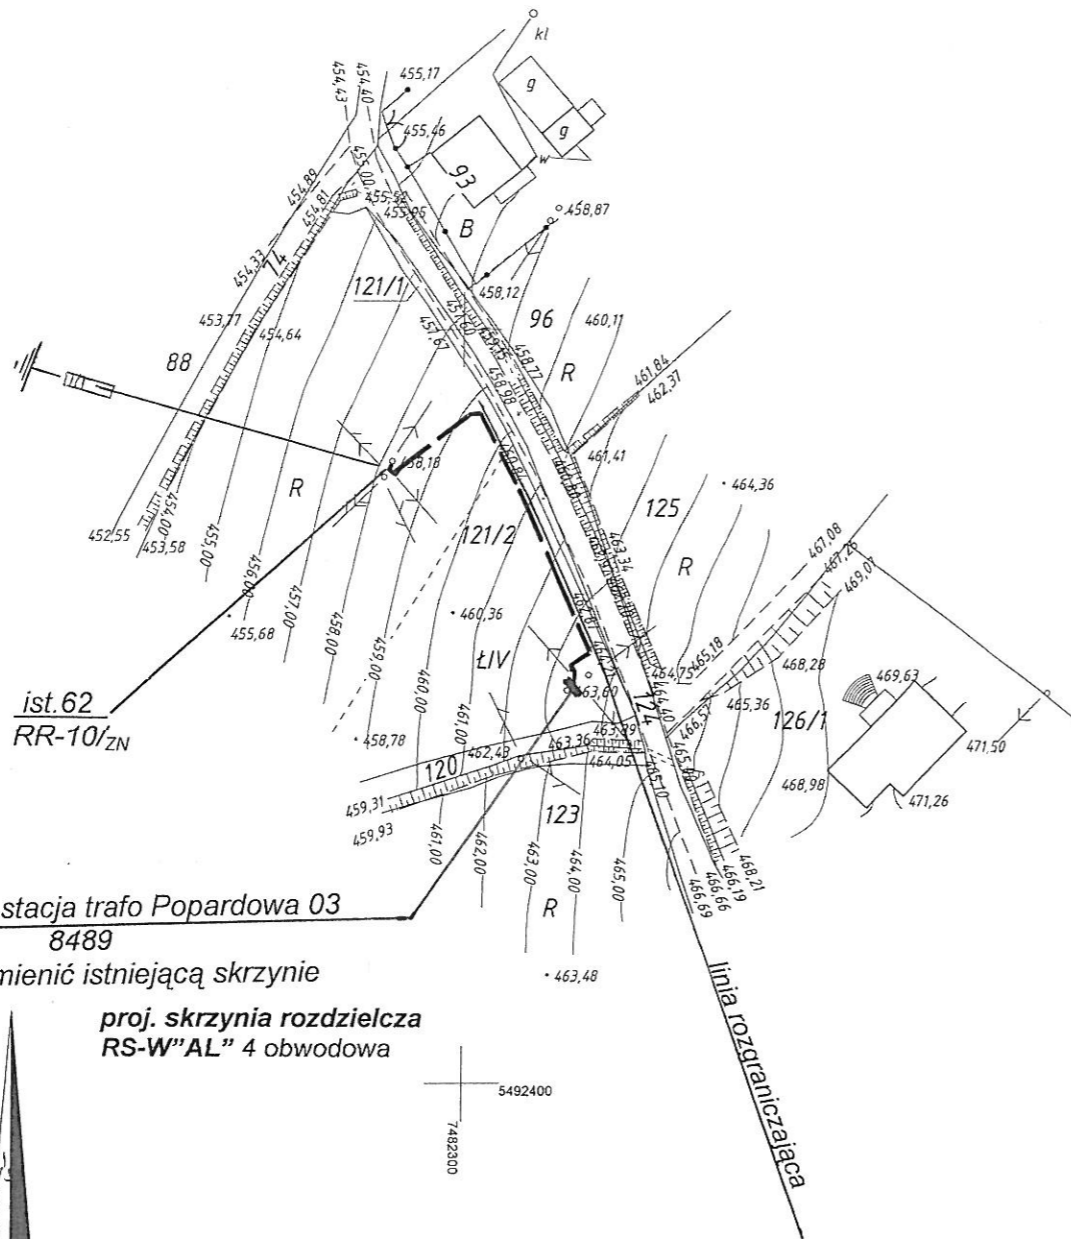

ist. 62
RR-10/ZN
ist. stacja trafo Popardowa 03
8489

wymienić istniejącą skrzynię

proj. skrzynia rozdzielcza
RS-W"AL" 4 obwodowa

URZĄD GMINY NAWOJOWA
33-335 NAWOJOWA 313
pow. nowosądecki, woj. małopolskie
tel. 18 445 70 67, 18 445 70 68,
18 449 27 70, fax 18 445 70 10
REGON 000550806 NIP 734-17-88-501

Uzgodniono lokalizację
kabel energetyczny
o pesie drogi pomiędzy
Nawojowa - Popardowa
Między

PODDISPENSATOR
Ryszard Chocimski

TAURON Dystrybucja S.A.
Rejon Dystrybucji Nowy Sącz
uzgadnia się projektowaną trasę
na podstawie warunków przyłączenia -
OKR/R8-W/PJ/...
27.11.2012
Stacja Transformatorowa - Nr ekspl. 8
Przyłącza - napowietrzne*, kablowe*
Lini - napowietrzne*, kablowe*
Zestawu - ZPP*, ZZP*
*niepotrzebne skreślić
Nowy Sącz, dnia...
podpis osoby uzgadniającej

proj. kabel YAKXS 4x120 mm² I - 70 m [58]
proj. linia AsXS 2 x16 mm² I - 460 m [442] na słupach ZN i E
proj. oprawa SGS 102 z żarówką SON-100 na wysięgniku WOWI

PROREAL Sp. z o.o.

33-300 Nowy Sącz ul. Hallera 34 Tel (0-18) 502144021 kom NIP 734-000-91-56

SPR:	R. Ogorzelski	OBIEKT:	Oświetlenie uliczne Popartowa gmina Nawojowa		
ZESPÓŁ PROJ.:	A. Górak	ADRES:	STADIUM		
		PRZEDMIOT RYSUNKU:	PROJEKT BUDOWLANY		
		Nr REJ.:	DATA:	POW.DCM:	NR RYS:
			11.2012 r		1

ZESPÓŁ KOORDYNUJĄCY USYTUOWANIE PROJEKTOWANEGO
SIECI UZBROJENIA TERENU W NOWYM SĄCZU

Na podstawie art. 7 d pkt. 2 i 28 ust. 1 ustawy z dnia 17 maja 1989 roku
Prawo geodezyjne i kartograficzne (Dz.U. z 2000r. nr 100, poz. 1086
z późniejszymi zmianami) i w związku z nowelizacją w/w ustawy
wprowadzoną ustawą z dnia 28 lipca 2005r. o zmianie ustawy - Prawo
budowlane oraz o zmianie niektórych innych ustaw (Dz.U. z 2005r. Nr
163, poz. 1364) oraz § 13 ust. 3 pkt. 1 Regulaminu Organizacyjnego
Starostwa Powiatowego w Nowym Sączu przyjętego uchwałą Nr
27/IV/2003 Rady Powiatu Nowosądeckiego ugodniono usytuowanie
projektowanych sieci uzbrojenia terenu.

proj. kabel NN oraz oświetlenie
uliczne w Popardowej

3081/2012
(sygn. optm)

Nowy Sącz 5.12.2012
Wojciech Jacenka

STAROSTA NOWOSĄDECKI
POWIATOWY OŚRODEK DOKUMENTACJI GEODEZYJNEJ
I KARTOGRAFICZNEJ W NOWYM SĄCZU

W obszarze oznaczonym liniami
dokonano analizy i treści mapy zasadniczej.
Dokumenty z pomiaru uzupełniającego przyjęte
do zasobu powiatowego dnia 2012.11.22
i zaewidencjonowano pod nr 4257/189/2012

Niniejsza mapa ma służyć do celów projektowych.
Projektowane obiekty budowlane wymagają pozwolenia
na budowę podlegają wstępnemu i ostatecznemu powołanemu przez
jednostki uprawnione do wykonania prac geodezyjnych

Nowy Sącz, dnia 2012.11.22
Zup. STAROSTY
Wojciech Jacenka

HIERONIM POWIATOWEGO OŚRODKA
Dokumentacji Geodezyjnej i Kartograficznej

MAPA DO CELÓW PROJEKTOWYCH

skala 1:1000

woj.: małopolskie
powiat: nowosądecki
jedn.ewid.: Nawojowa [121012_2]
obręb: Popardowa [0005]
godłto: 184.131.04
działki: 121/2

KERG 4257/189/2012

Układ współrzędnych "2000"
Układ odniesienia "Kronsztadt86"

Mapę sporządzono jako opracowanie jednostkowe na podstawie
mapy syf.-wys. w skali 1:2000, mapy ewidencyjnej w skali 1:2000,
wyniaru terenowego, uzgodnień oraz pomiaru w terenie.

Poza wykazanymi na niniejszej mapie urządzeniami podziemnymi
nie wyklucza się istnienia w terenie innych urządzeń i budowli
podziemnych, dla których brak jest informacji branżowych
i nie zostały odnalezione w czasie inwentaryzacji geodezyjnej.

Wykonat:
mgr inż. RYSZARD CHOCIMSKI
Geodeta uprawniony - upr nr 1053
33-300 Nowy Sącz, ul. 1 Brygady
tel. 018 445 71 02, 607 47 71

WYKONAWCA
WYKONAWCA
Ryszard Chocimski
18 Brygady 47 - tel. (018) 445 71 02
33-300 NOWY SĄCZ
REGON 14017834 NIP 734-100-88-82

Nowy Sącz 25.10.2012