


Część istniejąca

Część projektowana

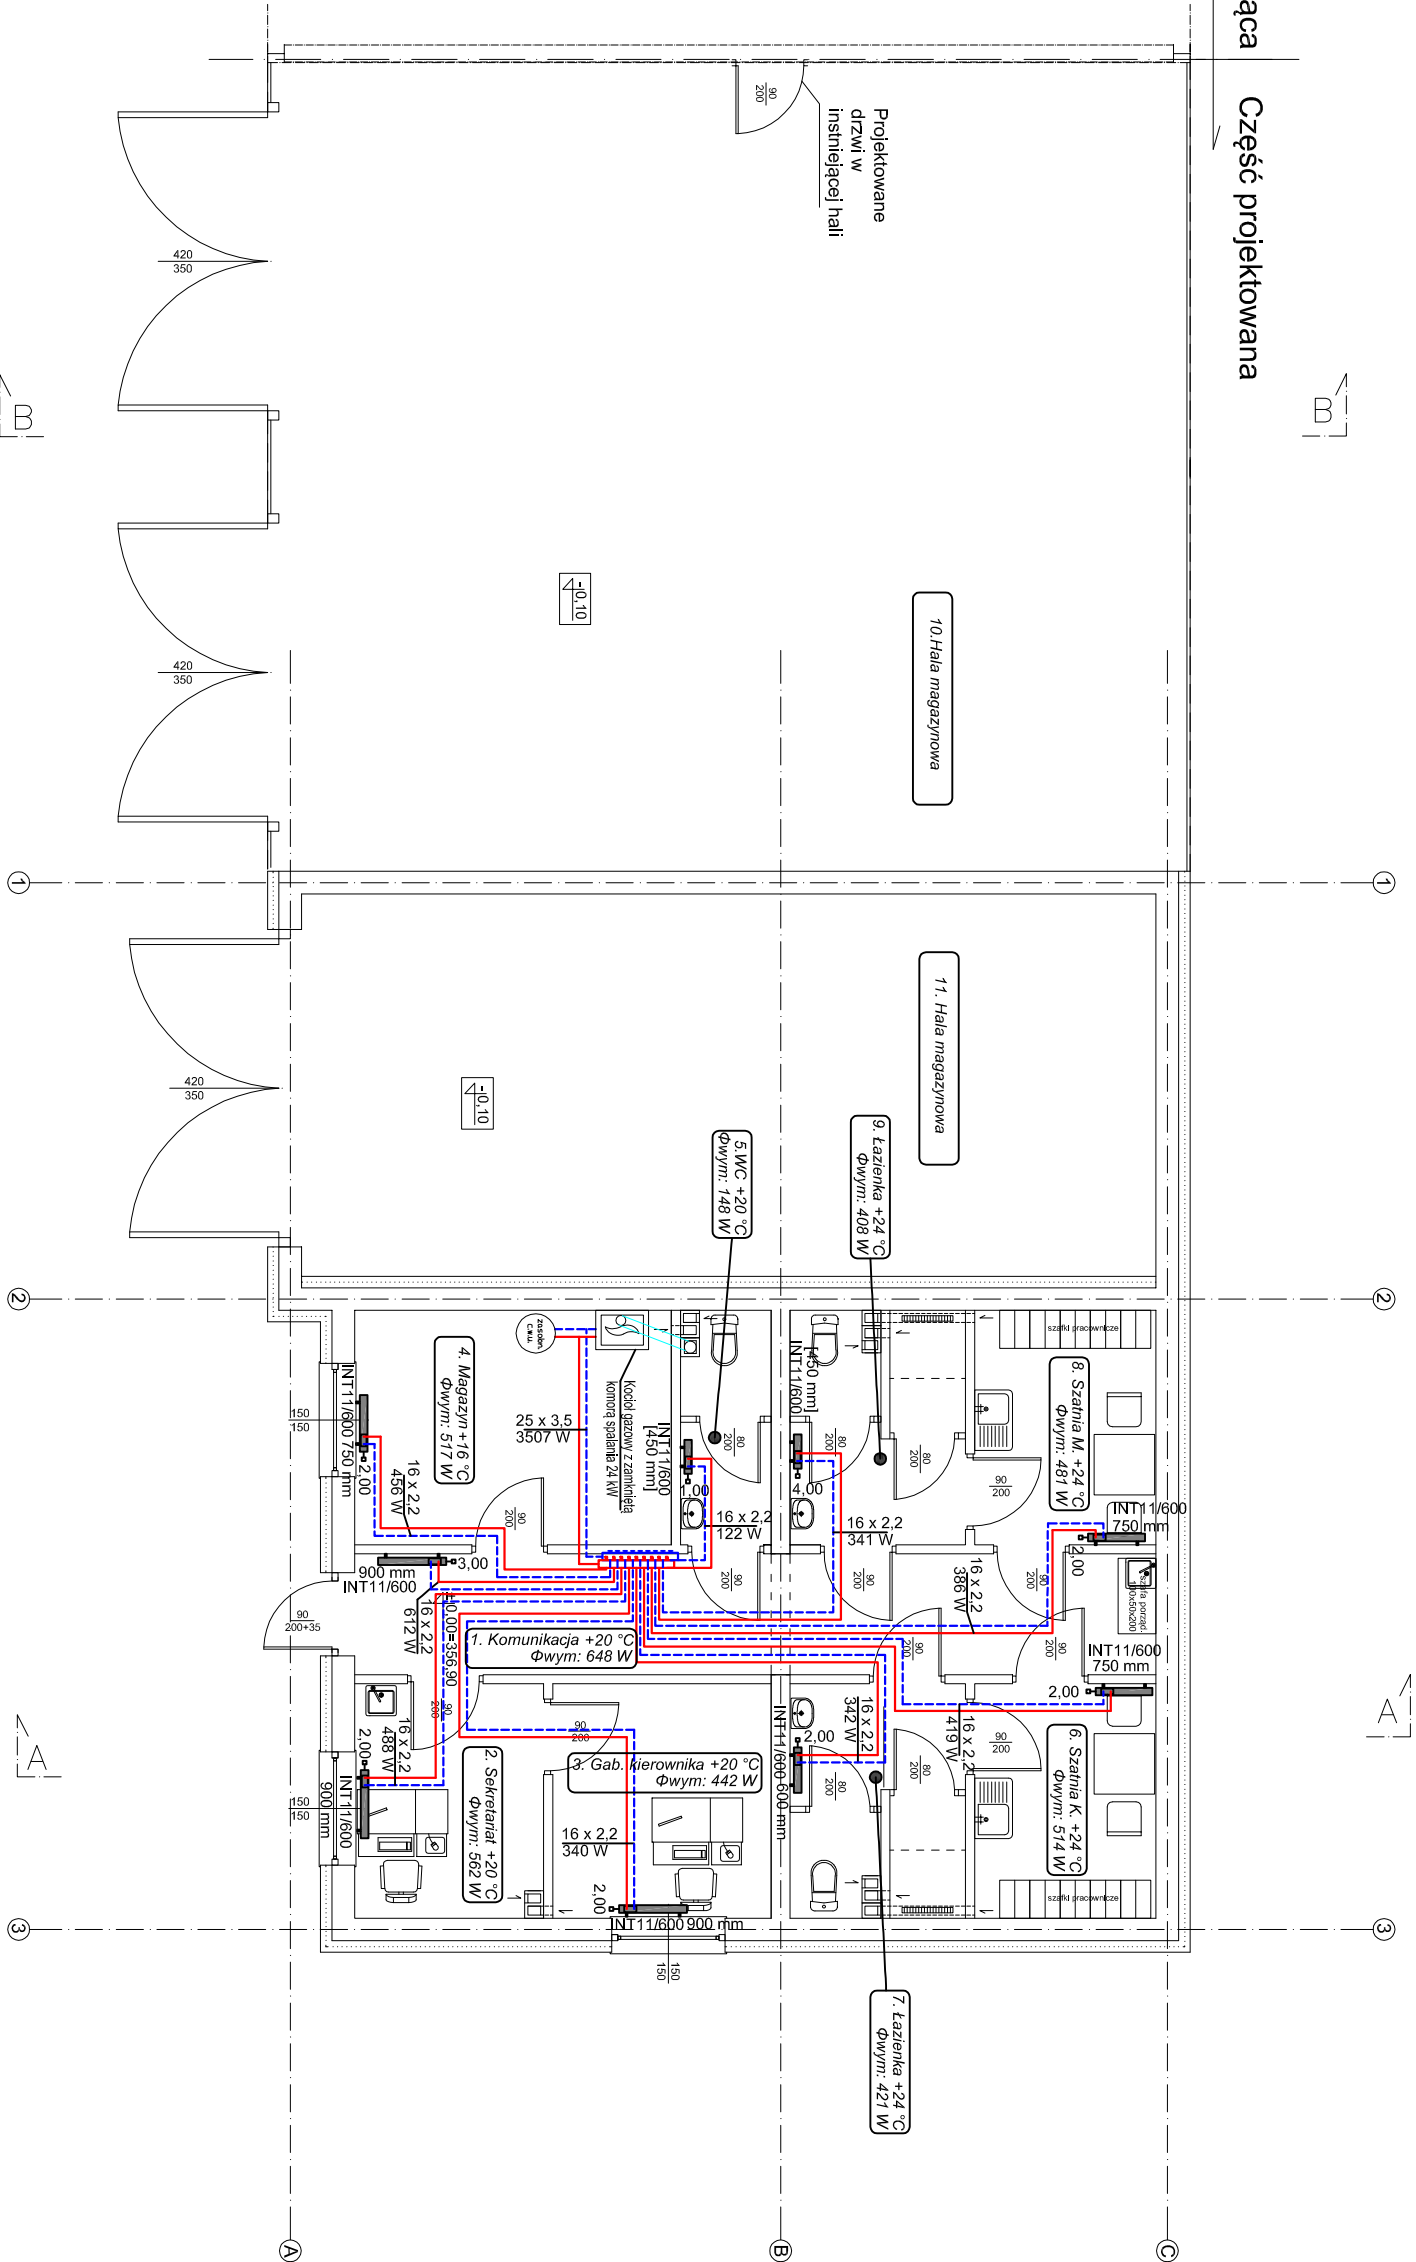

LEGENDA:

- Instalacja c.o. prowadzona w posadzce
- Średnice rurociągów:
 - 16 x 2,2 – rury z tworzywa sztucznego
 - INT22-600 – grzejnik zintegrowany
 - INT22-600 – typ grzejnika(wysokość)
 - 900 mm – długość grzejnika

BIURO PROJEKTOWE "WOINSTAL" mgr inż. Wojciech Potoczek
33-300 Nowy Sącz, 1 Maja 5, NIP: 734-290-21-46
tel. 660435121, e-mail: woinstal@gmail.com

TEMAT PROJEKTU	PRZEBUDOWA Z ROZBUDOWĄ PUNKTU SELEKTYWNEJ ZBIÓRKI ODPADÓW KOMUNALNYCH O HALE MAGAZYNOWĄ Z ZAPLECZEM SOCJALNYM			STADIUM:
LOKALIZACJA	DZ. NR EW. 271/6, 271/4 OBR. NAWOJOWA M. NAWOJOWA, GM. NAWOJOWA			PROJEKT BUDOWLANY
INWESTOR	GMINA NAWOJOWA UL. OGRODOWA2, 33-335 NAWOJOWA			SKALA: 1:100
NAZWA RYSUNKU	INSTALACJA CENTRALNEGO OGRZEWANIA RZUT PARTERU			BRANŻA: Sanitarna
PROJEKTOWAŁ:	SPRAWDZIŁ	ZESPÓŁ PROJEKTOWY		
mgr inż. Wojciech Potoczek upr. bud. MAP/0468/P00S/11	mgr inż. Marcin Długosz upr. bud. MAP/0460/PWOS/13	mgr inż. Przemysław Domosiewicz		
			DATA: 10.2017	
			NR. RYS. IS-2	