


Część istniejąca

Część projektowana

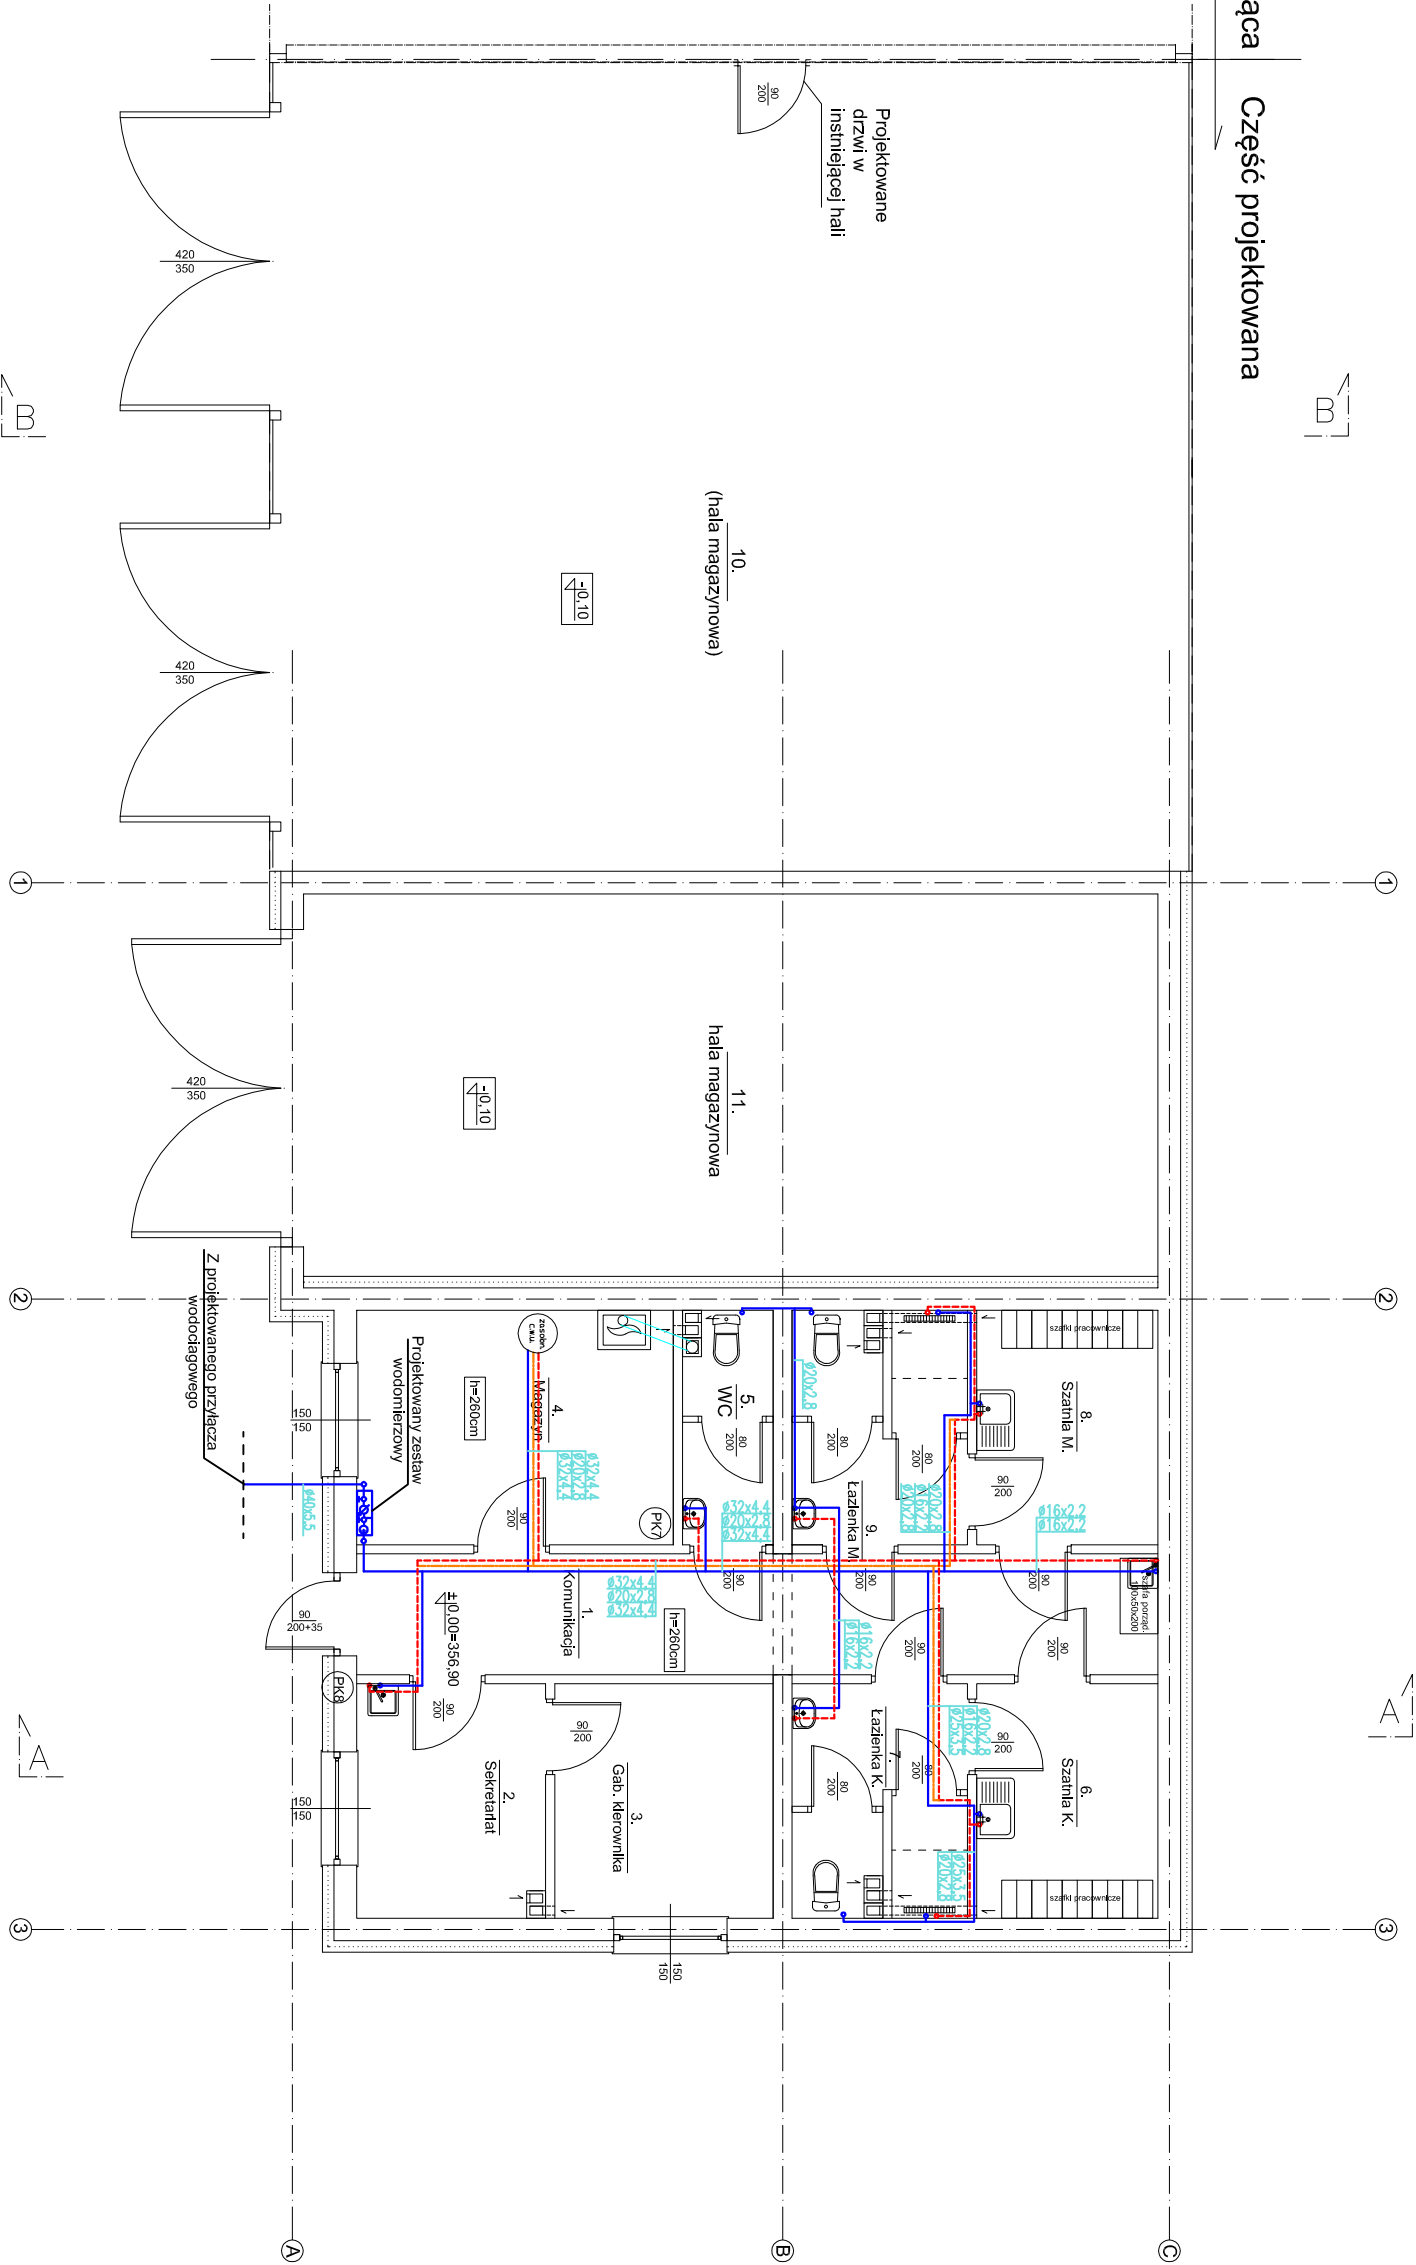

LEGENDA:

- woda zimna
- ciepła woda użytkowa
- cyrkulacja

BIURO PROJEKTOWE "WOINSTAL" mgr inż. Wojciech Potoczek
33-300 Nowy Sącz, 1 Maja 5, NIP: 734-290-21-46
tel. 660435121, e-mail: woinstal@gmail.com

TEMAT PROJEKTU	PRZEBUDOWA Z ROZBUDOWĄ PUNKTU SELEKTYWNEJ ZBIÓRKI ODPADÓW KOMUNALNYCH O HALE MAGAZYNOWĄ Z ZAPLECZEM SOCJALNYM			STADIUM:
LOKALIZACJA	DZ. NR EW. 271/6, 271/4 OBR. NAWOJOWA M. NAWOJOWA, GM. NAWOJOWA			PROJEKT BUDOWLANY
INWESTOR	GMINA NAWOJOWA UL. OGRODOWA 2, 33-335 NAWOJOWA			SKALA: 1:100
NAZWA RYSUNKU	INSTALACJA CIEPŁEJ WODY UŻYTKOWEJ RZUT PARTERU			BRANŻA: Sanitarna
PROJEKTOWAŁ:		SPRAWDZIŁ:	ZESPÓŁ PROJEKTOWY	DATA: 10.2017
mgr inż. Wojciech Potoczek upr. bud. MAP/0468/P00S/11 upr. bud. MAP/0460/PWOS/13		mgr inż. Marcin Długosz mgr inż. Przemysław Domosiwicz		NR. RYS. IS-1